


RZUT PARTERU SKALA 1:100

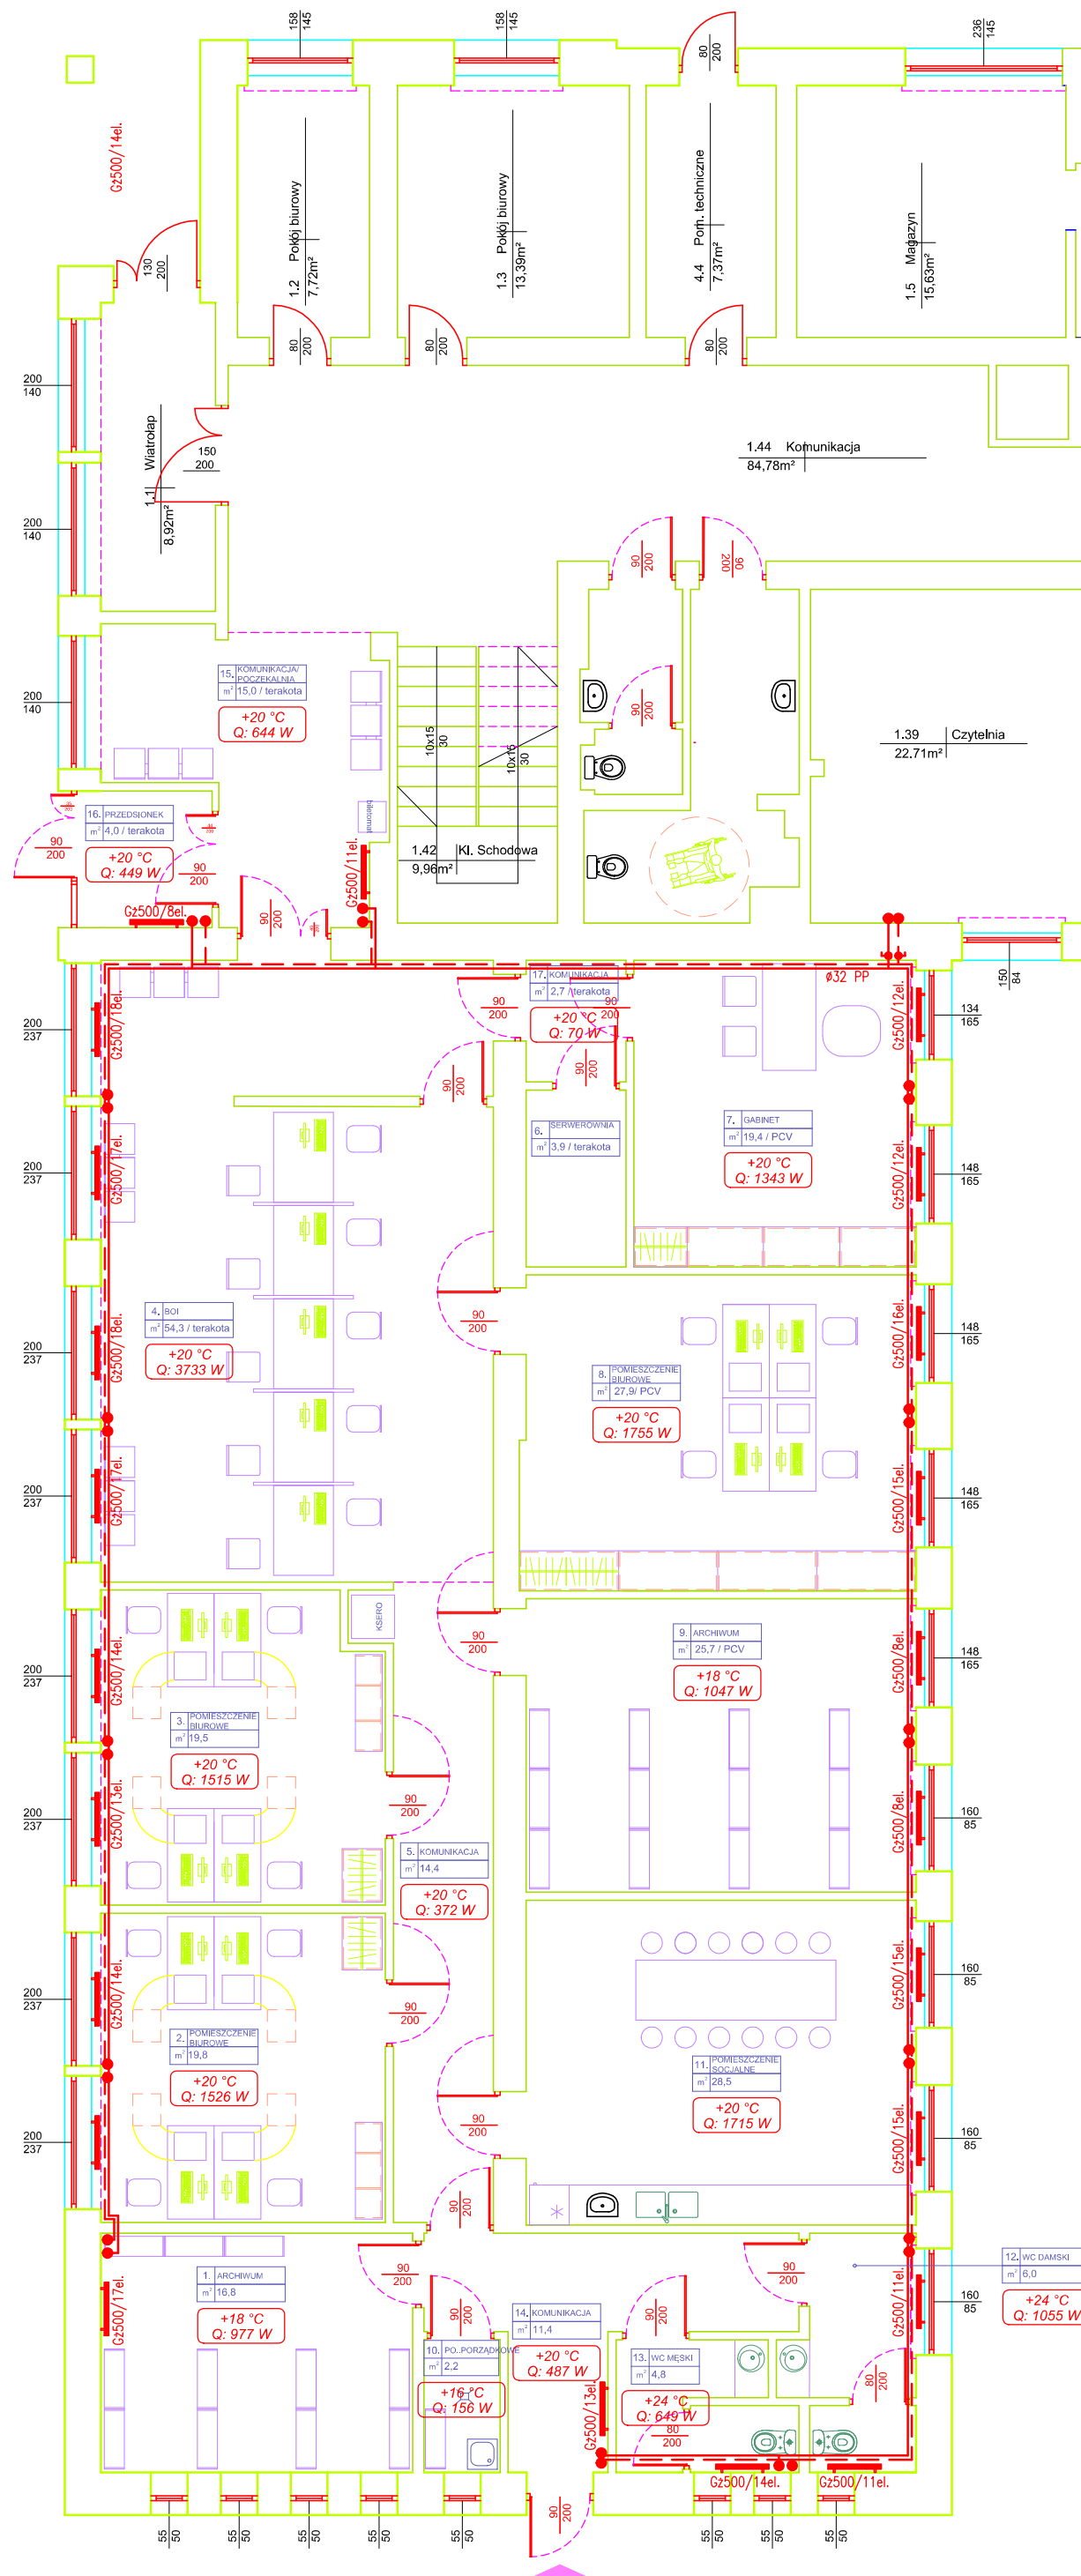

LEGENDA:

- Proj. instalacja centralnego ogrzewania z rur z polipropylenu (zasilanie/powrót)
- Proj. piony instalacji centralnego ogrzewania
- Proj. grzejniki centralnego ogrzewania człony

OZNACZENIA:

- +18 °C Proj. temperatura obliczeniowa w pomieszczeniach
- Q: 2802 W Proj. zapotrzebowanie ciepła w pomieszczeniu
- Gz500/10el. Istniejący grzejnik żeliwny człony, wysokość H=500mm

RZUT ADAPTOWANEJ CZĘŚCI BUDYNKU -UKŁAD POMIESZCZEŃ SKALA 1: 50

| ZESTAWIENIE POWIERZCHNI: | m ² |
|------------------------------|----------------|
| 1. ARCHIWUM | 16,8 |
| 2. POMIESZCZENIE BIUROWE | 19,8 |
| 3. POMIESZCZENIE BIUROWE | 20,1 |
| 4. BIURO OBSŁUGI INTERESANTA | 54,3 |
| 5. KOMUNIKACJA | 14,4 |
| 6. POMIESZCZENIE TECHNICZNE | 3,9 |
| 7. GABINET | 19,4 |
| 8. POMIESZCZENIE BIUROWE | 27,9 |
| 9. ARCHIWUM | 25,7 |
| 10. MGAZYNEK | 2,2 |
| 11. POMIESZCZENIE SOCJALNE | 28,5 |
| 12. WC DAMSKI | 6,0 |
| 13. WC MESKI | 4,8 |
| 14. KOMUNIKACJA | 11,4 |
| 15. KOMUNIKACJA | 15,0 |
| 16. PRZEDSIONEK | 4,0 |
| 17. KOMUNIKACJA | 2,7 |
| RAZEM: | 276,9 |

OZNACZENIA:

- ▶ WEJŚCIE

| | |
|---|---|
| OBIEKT: MIEJSKIEGO OŚRODKA POMOCY RODZINIE | SKALA: 1:100 |
| ADRES: 08–110 Siedlce; ul. O. Lange 6 działka nr ewid. 44–28/43 | DATA: 09.2016r. |
| INWESTOR: MIASTO SIEDLCE 08–110 Siedlce; Skwer Niepodległości 2 | NR. RYS: Rys, S/1 |
| PRZEDMIOT RYSUNKU: RZUT PARTERU INSTALACJA CENTRALNEGO OGRZEWANIA | PODPIS: |
| PROJEKTANT: mgr inż. Jarosław Sikora projektant instalacji sanitarnych | NR. UPR.: Upr. nr MAZ/0467/P00S/05 nr ew. MAZ/IS/0280/06 |