






 
 
 
 

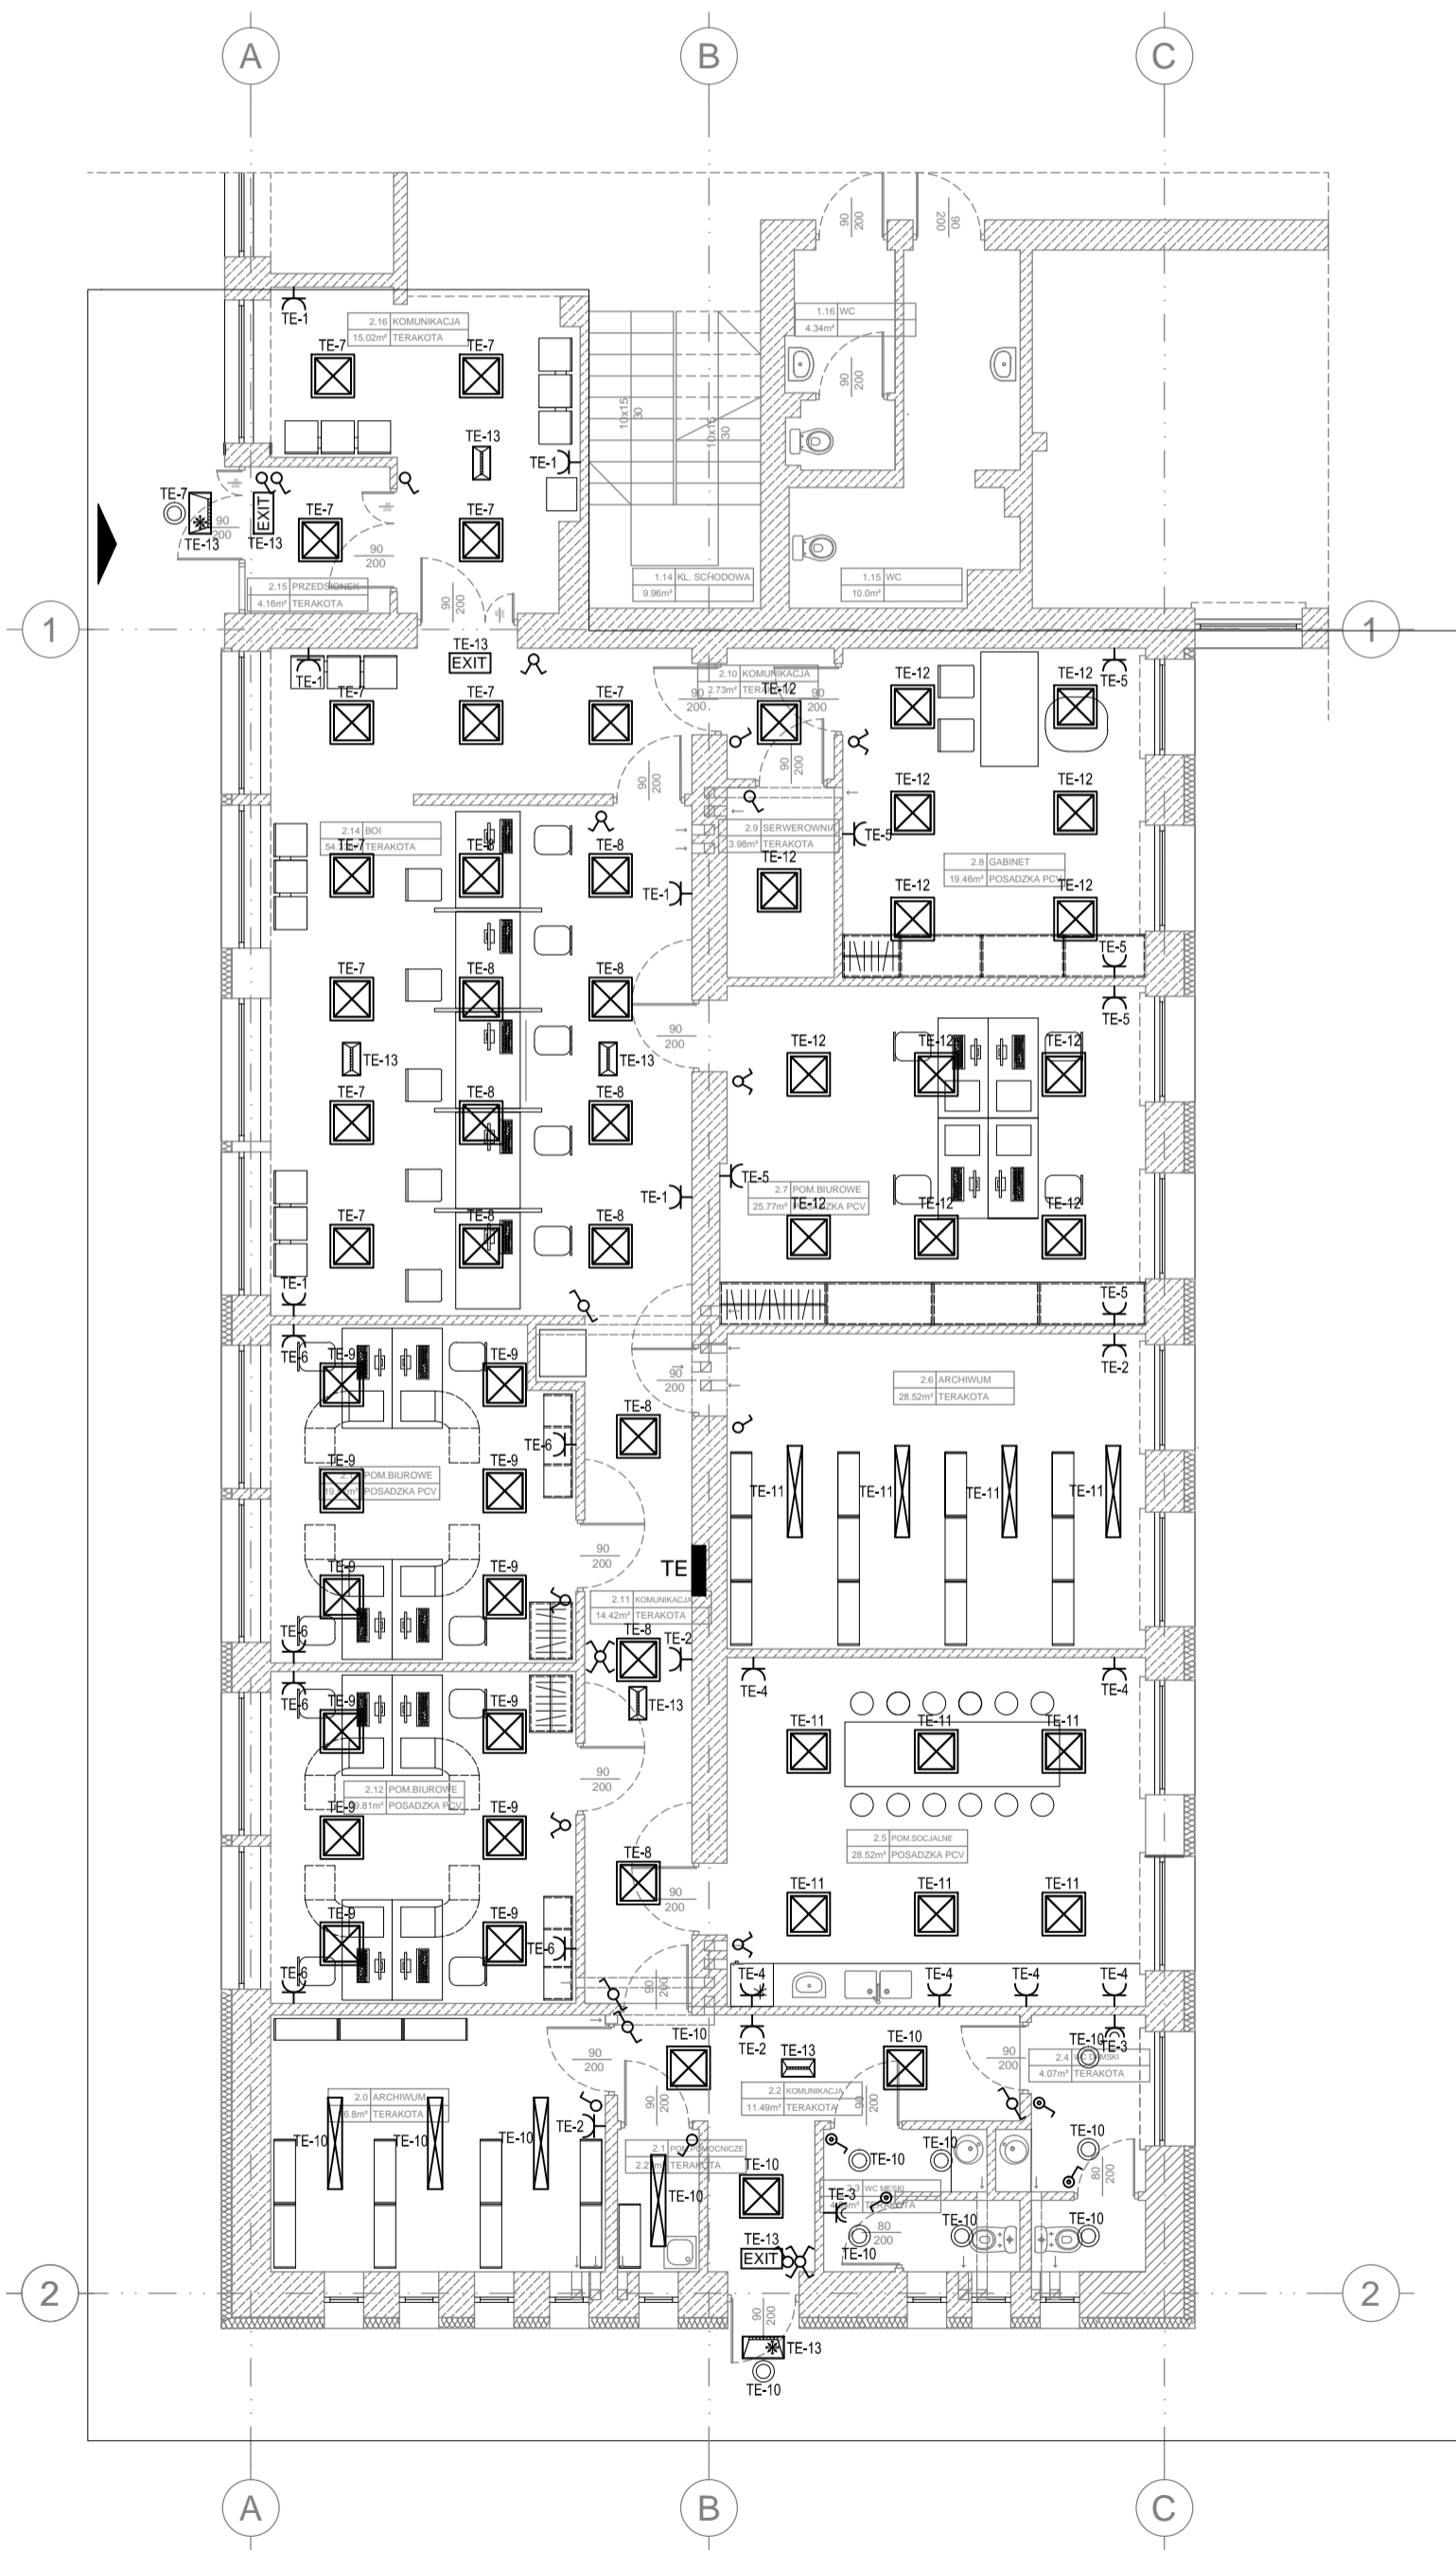
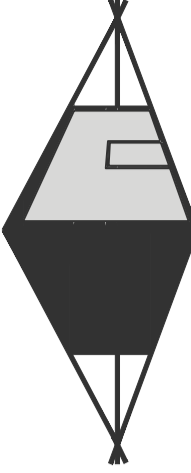


LEGENDA

-  OPRAWA LED 48W 4000K IP40 n/t VECTOR LED
-  OPRAWA LED 48W 4000K n/t SOLARIS SMD LED Opal
-  PLAFON LED 24W 4000K IP65 n/t PROXIMA SMD LED
-  OPRAWA AWARYJNA ONTEC S C1 AT 2h
-  OPRAWA AWARYJNA ONTEC S W1 COLD AT 2h
-  WŁĄCZNIK OŚWIETLENIOWY, JEDNOBIEGUNOWY 16A, 250V
-  WŁĄCZNIK OŚWIETLENIOWY, SCHODOWY 16A, 250V
-  WŁĄCZNIK OŚWIETLENIOWY, KRZYŻOWY 16A, 250V
-  PRZEŁĄCZNIK ŚWIECZNIKOWY 16A, 250V
-  WŁĄCZNIK OŚWIETLENIOWY, JEDNOBIEGUNOWY, SZCZELNY 16A, 250V, IP 44
-  GNIAZDO WTYCZKOWE P+N+PE, 16A, 230V
-  GNIAZDO WTYCZKOWE P+N+PE, HERMETYCZNE, 16A, 230V, IP 44





MIROSLAW BURTA
ZAKŁAD USŁUGOWY
08-110 SIEDLCE , UL. GRABIANOWSKA 23

PROJEKT BUDOWLANY
1. ROZBIURKA PIWNICY
2. PRZEBUDOWA BUDYNKU SEGMENTU ŻYWIENIOWEGO PRZY ZSP NR 2
3. ZMIANA SPOSOBU UŻYTKOWANIA POMIESZCZEN KUCHNI I STOLÓWKI NA POMIESZCZENIA BIUROWE MIEJSKIEGO OŚRODKA POMOCY RODZINIE

INSTALACJA ELEKTRYCZNA

RYSUNEK NR PB-E-02	SKALA: 1:100
MIEJSCE I DATA	SIEDLCE, WRZESIEŃ 2016
INWESTOR:	LOKALIZACJA:
Miasto Siedlce Skwer Niepodległości 2 08-110 Siedlce	Działka nr ew. 90-142 ul. O. Lange 6 08-110 Siedlce
AUTOR PROJEKTU:	PODPIS:
MGR INŻ. JERZY CHUDAWSKI UPR.GPB-4224/57/50/89	
ASYSTENT PROJEKTANTA	PODPIS:
MGR INŻ. MARCIN BARCZAK	